

COMUNE DI CASARSA DELLA DELIZIA

RISTRUTTURAZIONE SPOGLIATOI E GRADINATE
CAMPO SPORTIVO LATERALE PRESSO CENTRO
POLISPORTIVO COMUNALE - **PRIMO INTERVENTO**

PROGETTO ESECUTIVO

SVILUPPO E REDAZIONE DEL PROGETTO

DM
studio di **a**rchitettura

STUDIO ADM di Mazzega Daniele arch.
Piazza Indipendenza 16
33053 Latisana (UD)
tel 0431521040-fax 0431512882

PROGETTISTA:

*Arch. Daniele MAZZEGA
per. ind. Massimiliano VUARAN*

COLLABORATORI:

*Arch. Davide ANZOLIN
Arch. Maura ROSSI*

Stato di progetto: impianto elettrico

ALL. N.

11

SCALA:

1:500

DATA:


Febbraio 2012

COMMESSA:

AARC028/E

REVISIONE	DATA	DESCRIZIONE	REDATTO	APPROVATO	AUTORIZZATO

QUESTO DOCUMENTO NON POTRA' ESSERE COPIATO, RIPRODOTTO O ALTRIMENTI PUBBLICATO IN TUTTO O IN PARTE SENZA IL CONSENSO SCRITTO DELLO STUDIO ADM legge 27-4-41, n.633 - art.2575 e segg.C.C.

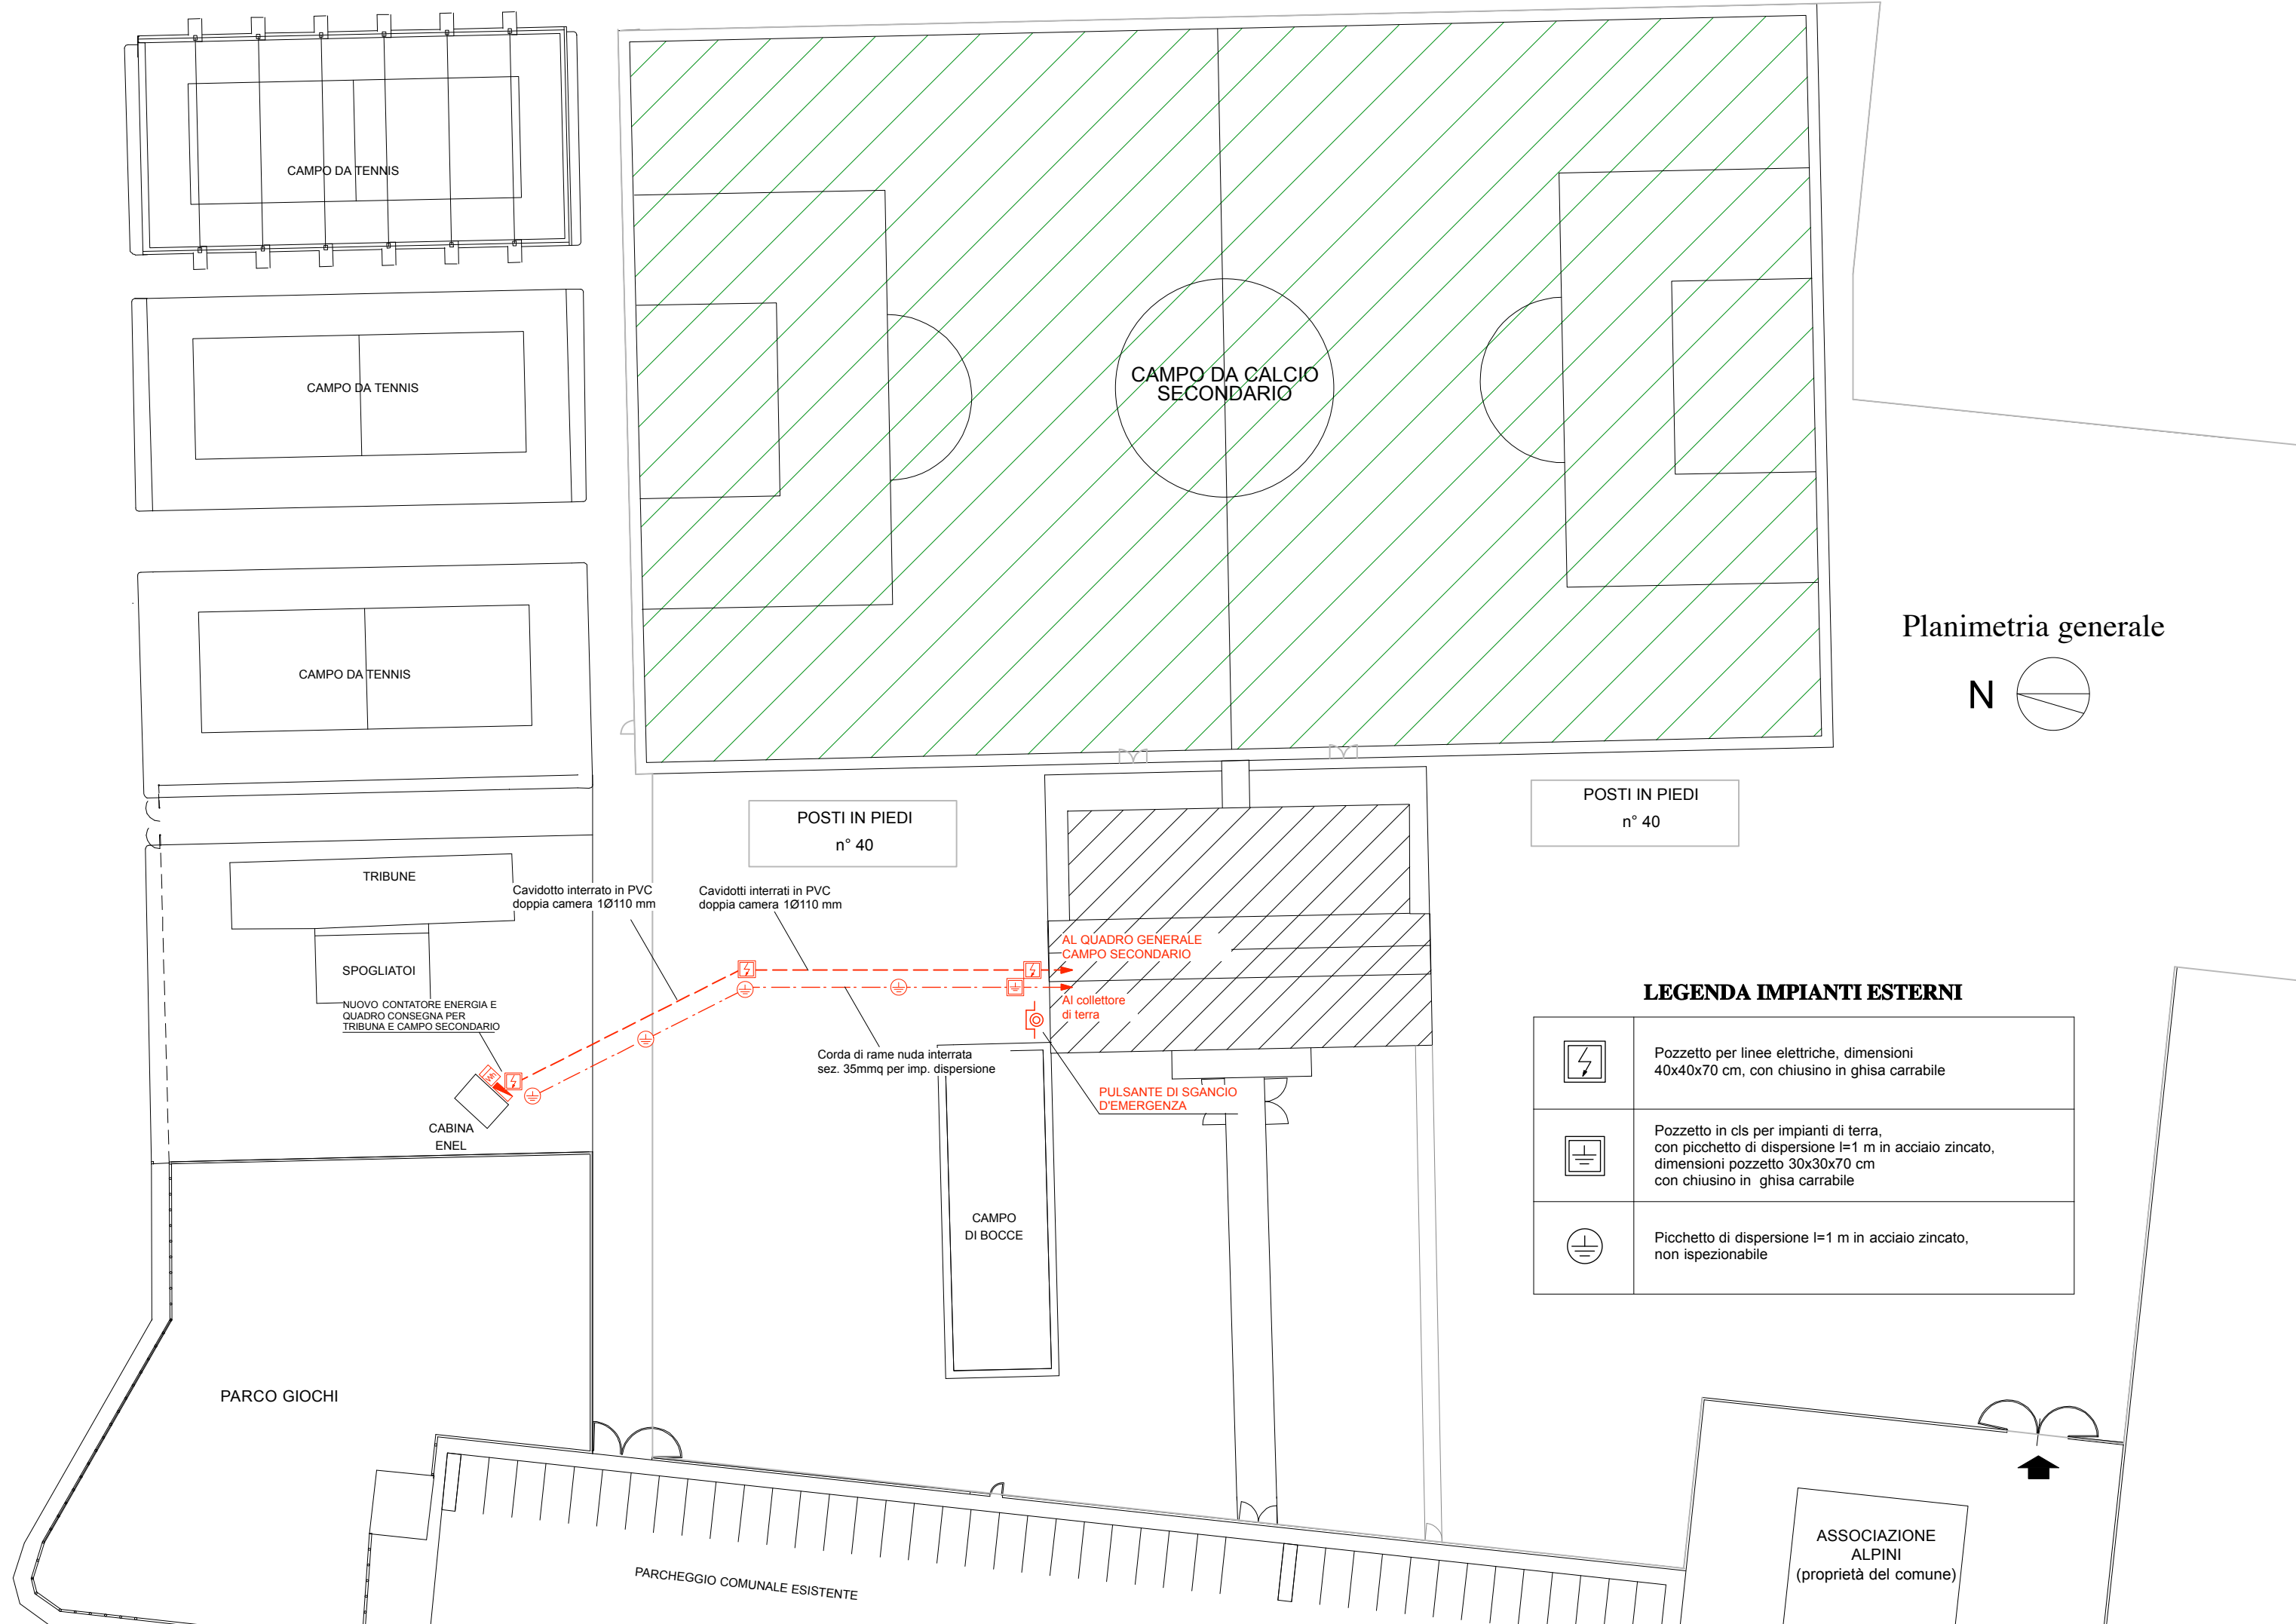

LEGENDA IMPIANTI ESTERNI

	Pozzetto per linee elettriche, dimensioni 40x40x70 cm, con chiusino in ghisa carrabile
	Pozzetto in cls per impianti di terra, con picchetto di dispersione l=1 m in acciaio zincato, dimensioni pozzetto 30x30x70 cm con chiusino in ghisa carrabile
	Picchetto di dispersione l=1 m in acciaio zincato, non ispezionabile