

COMUNE DI CASARSA DELLA DELIZIA

RISTRUTTURAZIONE SPOGLIATOI E GRADINATE
CAMPO SPORTIVO LATERALE PRESSO CENTRO
POLISPORTIVO COMUNALE - **SECONDO INTERVENTO**

PROGETTO ESECUTIVO

SVILUPPO E REDAZIONE DEL PROGETTO

DM
studio di **architettura**

STUDIO ADM di Mazzega Daniele arch.
Piazza Indipendenza 16
33053 Latisana (UD)
tel 0431521040-fax 0431512882

PROGETTISTA:

*Arch. Daniele MAZZEGA
per. ind. Massimiliano VUARAN*

COLLABORATORI:

*Arch. Davide ANZOLIN
Arch. Maura ROSSI*

Stato di progetto: impianto elettrico area esterna

ALL. N. **26**


SCALA: **1:500**

DATA: **Febbraio 2012**

COMMESSA: **AARC028/E**


REVISIONE DATA DESCRIZIONE REDATTO APPROVATO AUTORIZZATO

QUESTO DOCUMENTO NON POTRA' ESSERE COPIATO, RIPRODOTTO O ALTRIMENTI PUBBLICATO IN TUTTO O IN PARTE SENZA IL CONSENSO SCRITTO DELLO STUDIO ADM legge 27-4-41, n.633 - art.2575 e segg. C.C.

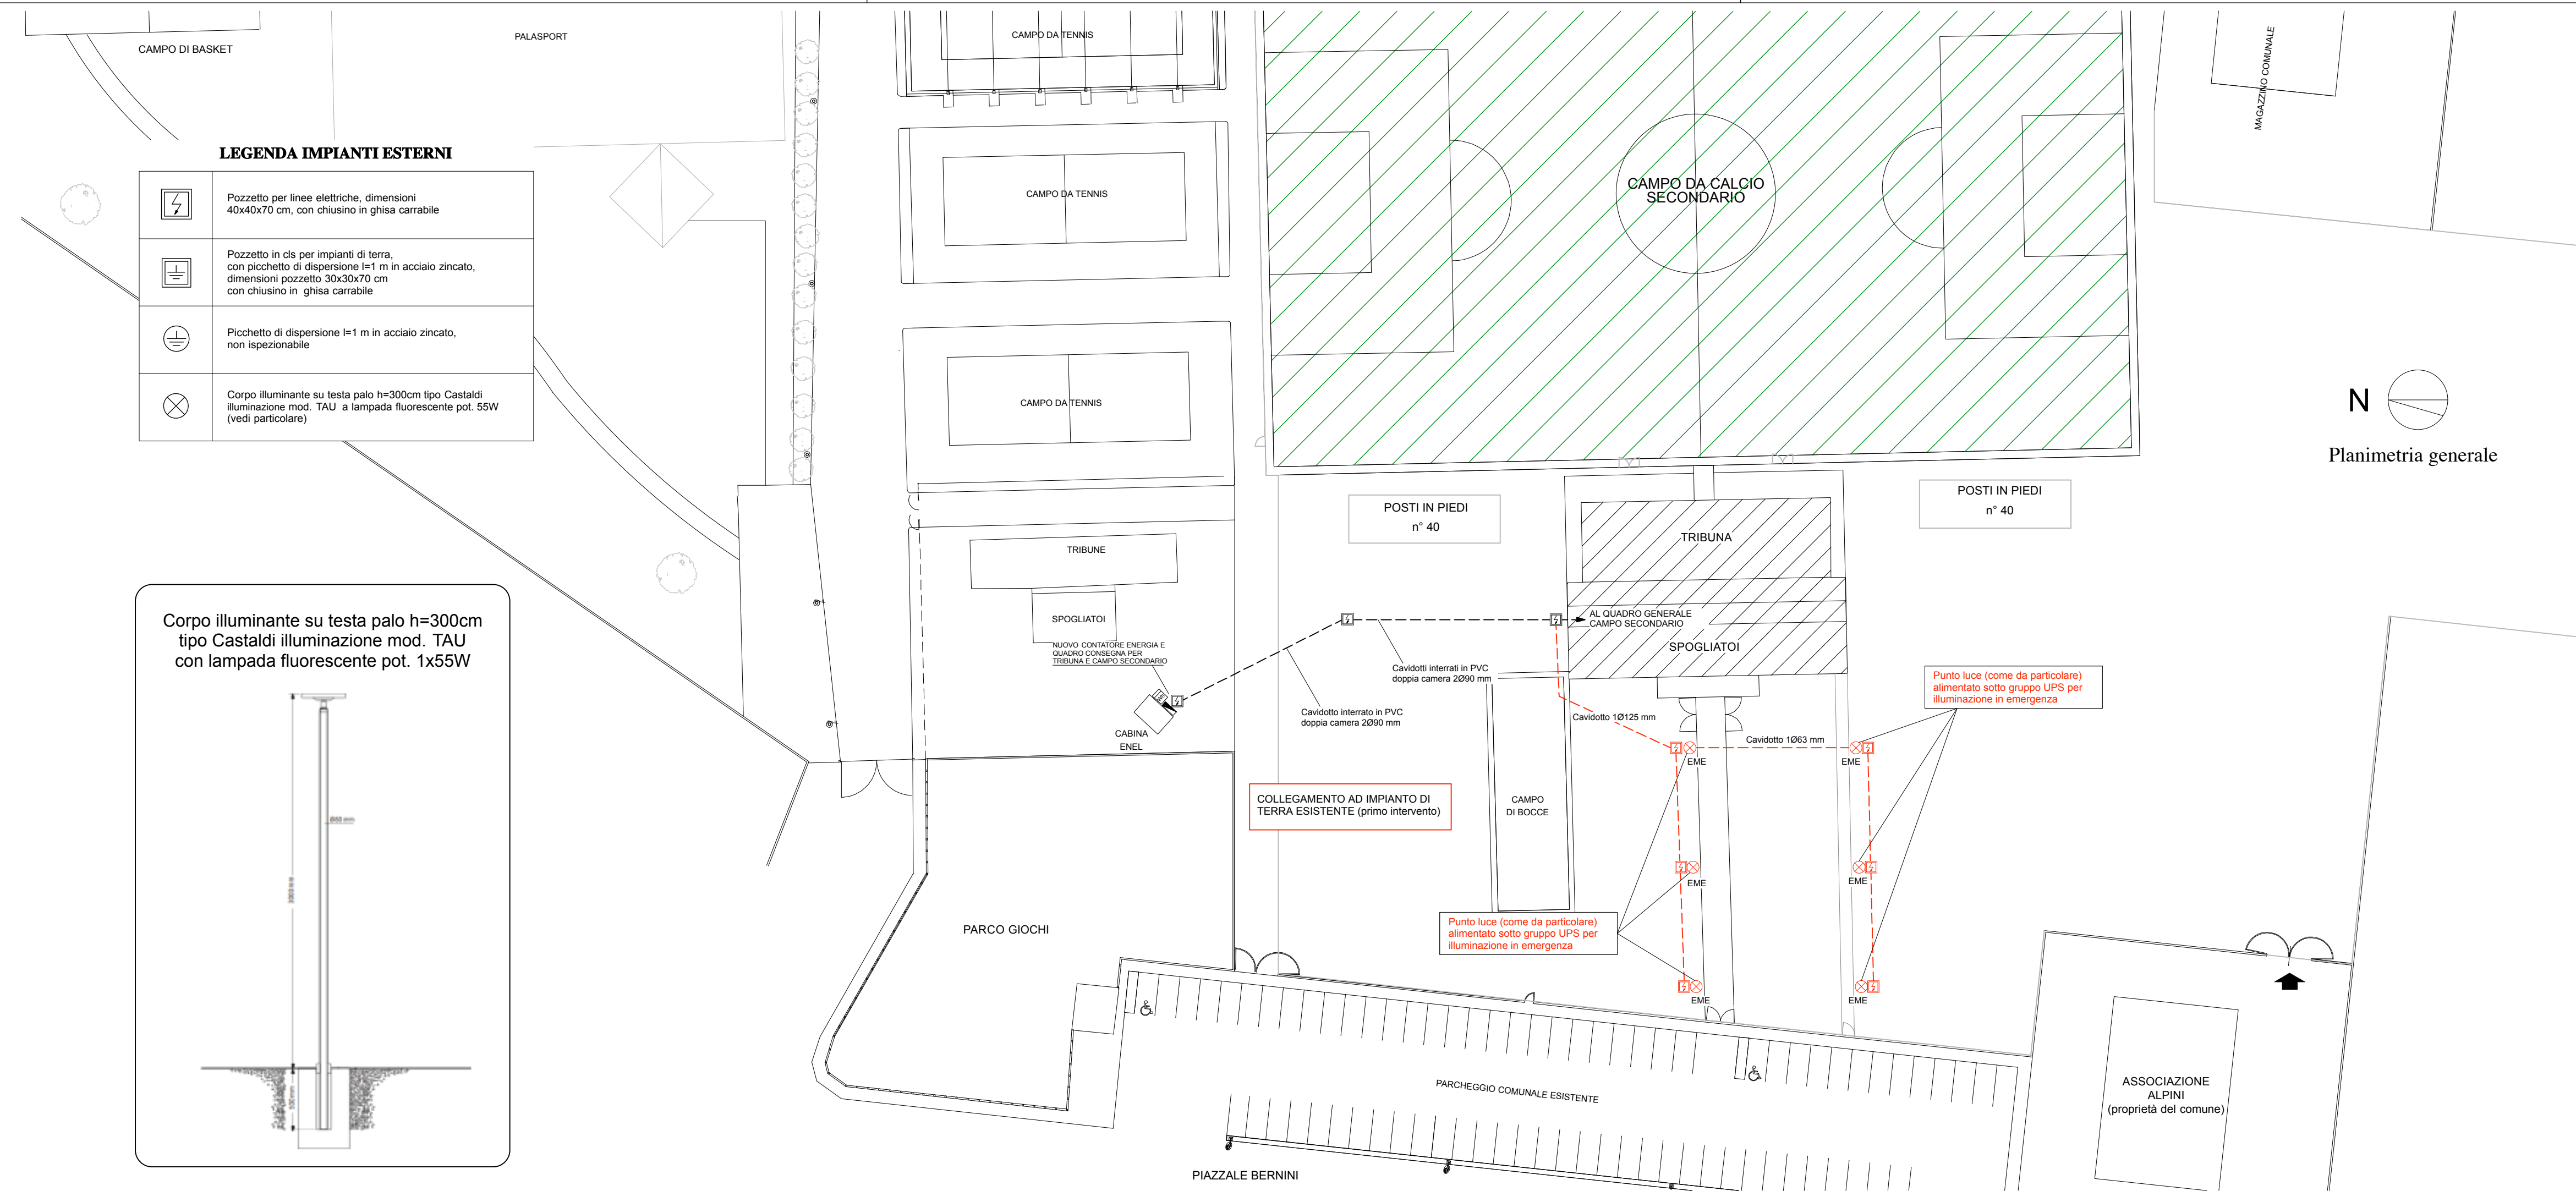

LEGENDA IMPIANTI ESTERNI

	Pozzetto per linee elettriche, dimensioni 40x40x70 cm, con chiusino in ghisa carrabile
	Pozzetto in cls per impianti di terra, con picchetto di dispersione l=1 m in acciaio zincato, dimensioni pozzetto 30x30x70 cm con chiusino in ghisa carrabile
	Picchetto di dispersione l=1 m in acciaio zincato, non ispezionabile
	Corpo illuminante su testa palo h=300cm tipo Castaldi illuminazione mod. TAU a lampada fluorescente pot. 55W (vedi particolare)

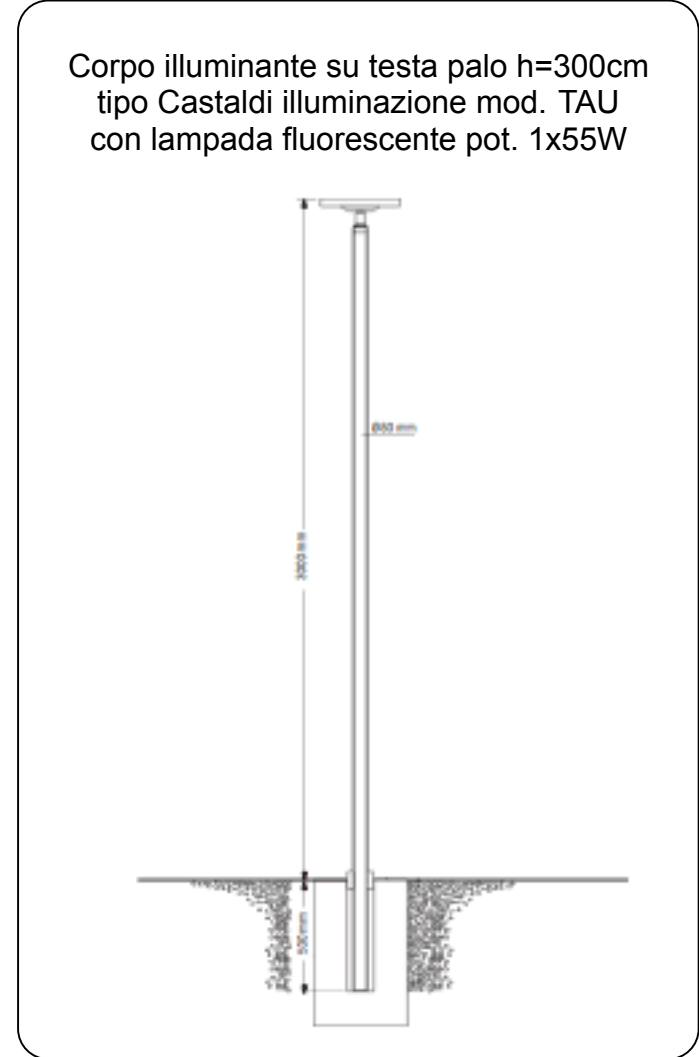

N
Planimetria generale